


COMMITTENTE: BELFIORE CASA s.r.l.	Codice PA-D-15
PROGETTO: Architetto DANIELO TURATO	SCALA 1:200 - 1:1000
Architetto ARIANNA GOZZO	REVISIONI
TECNOSTUDIO www.tecnostudio Padova.it	0 23/02/15
35035 Mestiro PD via Aquileia, 56 tel 049 9000684 fax 049 9001859	1
	2
	3
	4
	5
DISEGNATORE VERIFICATO APPROVATO	6
M.R. A.G. D.T.	


SETTIMA DI GESTIONE QUALITÀ UNI EN ISO 9001:2008 CERTIFICATO N° 10392 CROCIERITALY/AL/4811/004

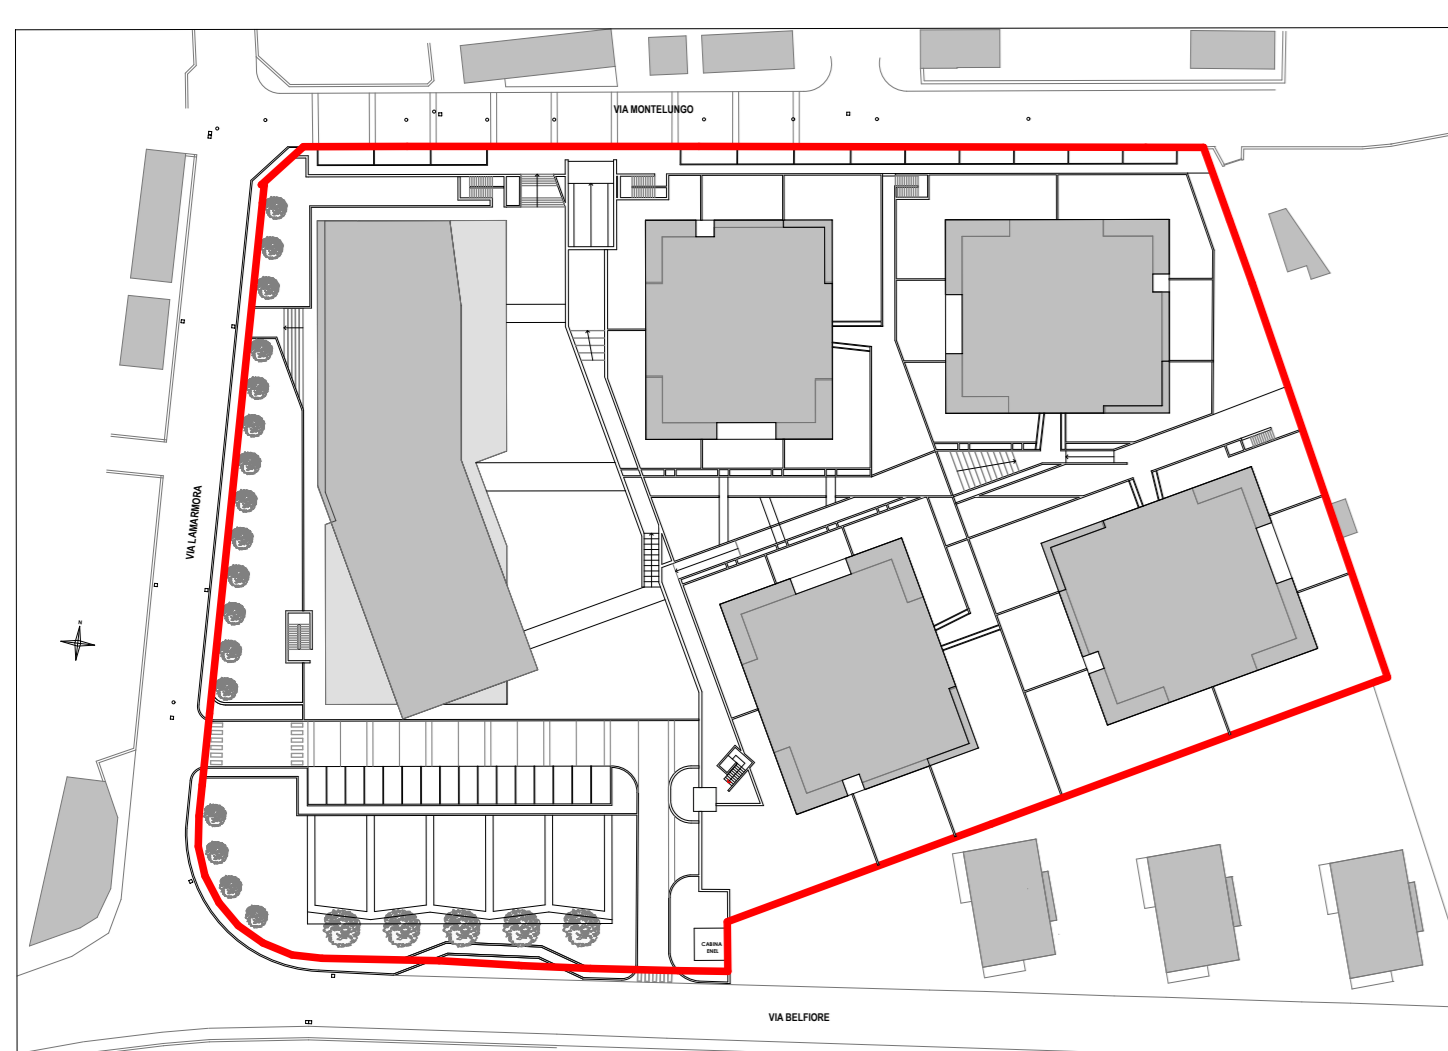


PLANIMETRIA - scala 1:1000

LEGENDA


- Unità Minima di Intervento
- Pali illuminazione pubblica

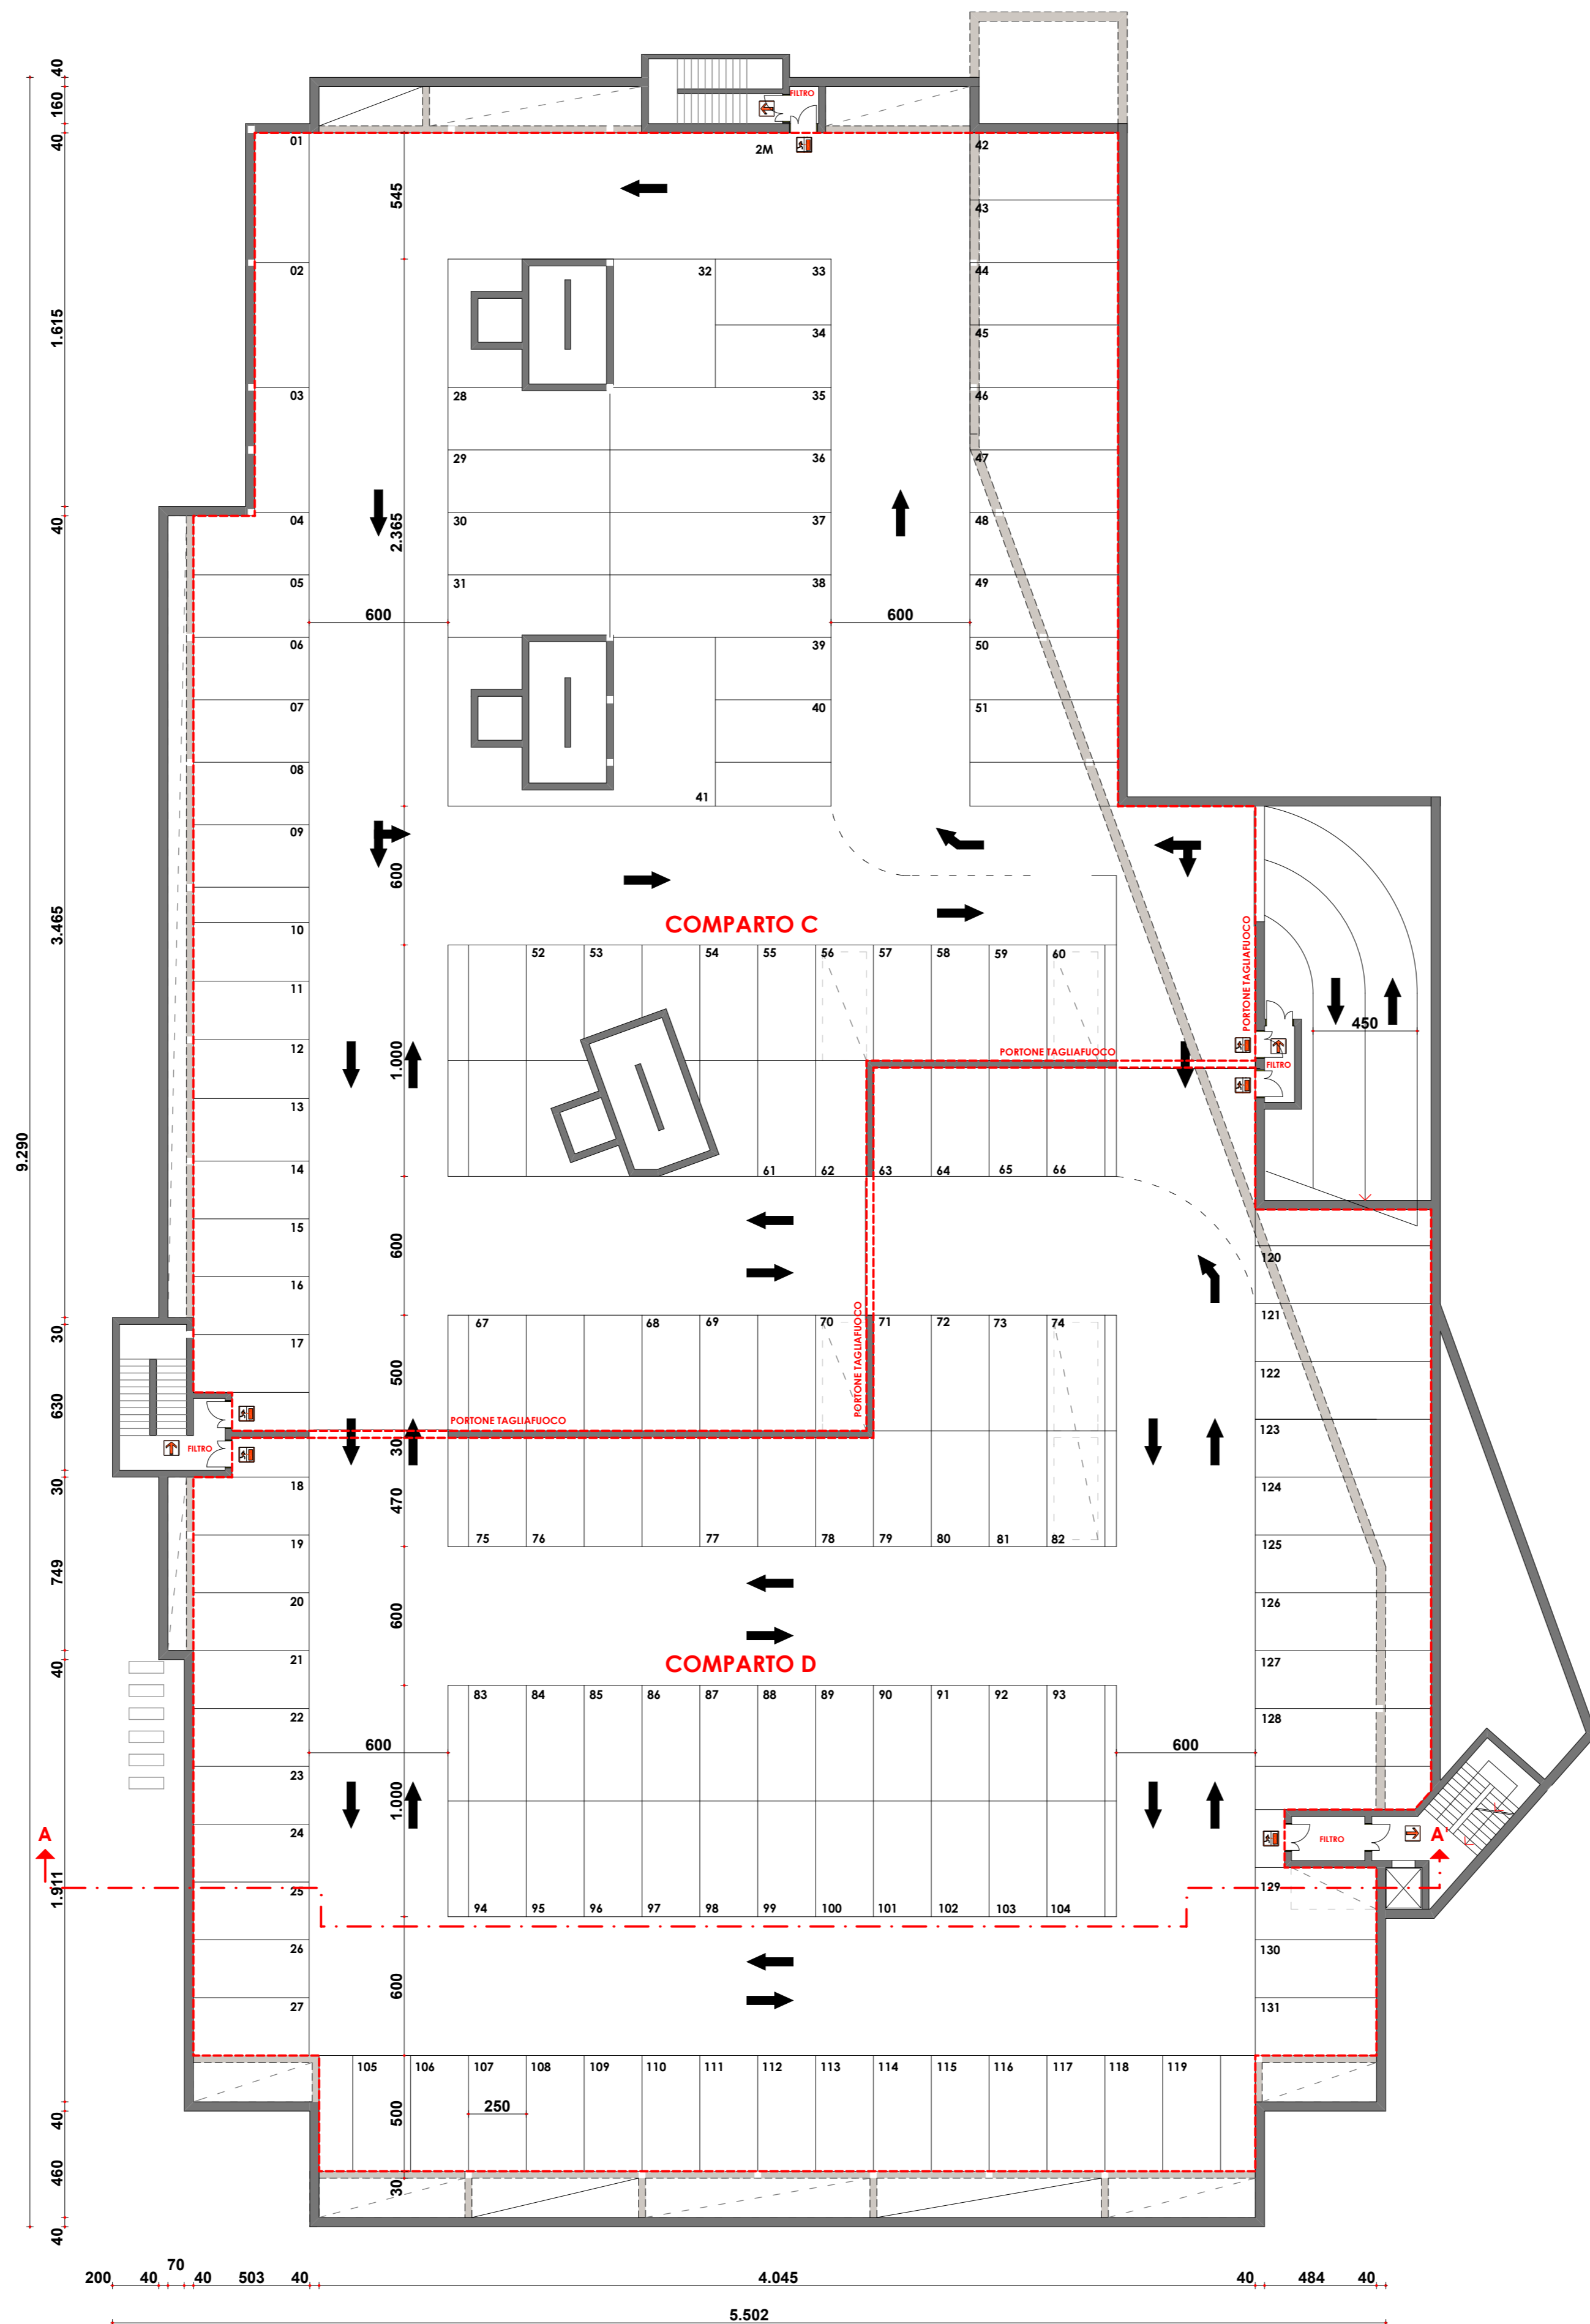


NUOVA AUTORIMESSA IN CESSIONE: pianta piano secondo interrato - scala 1:200

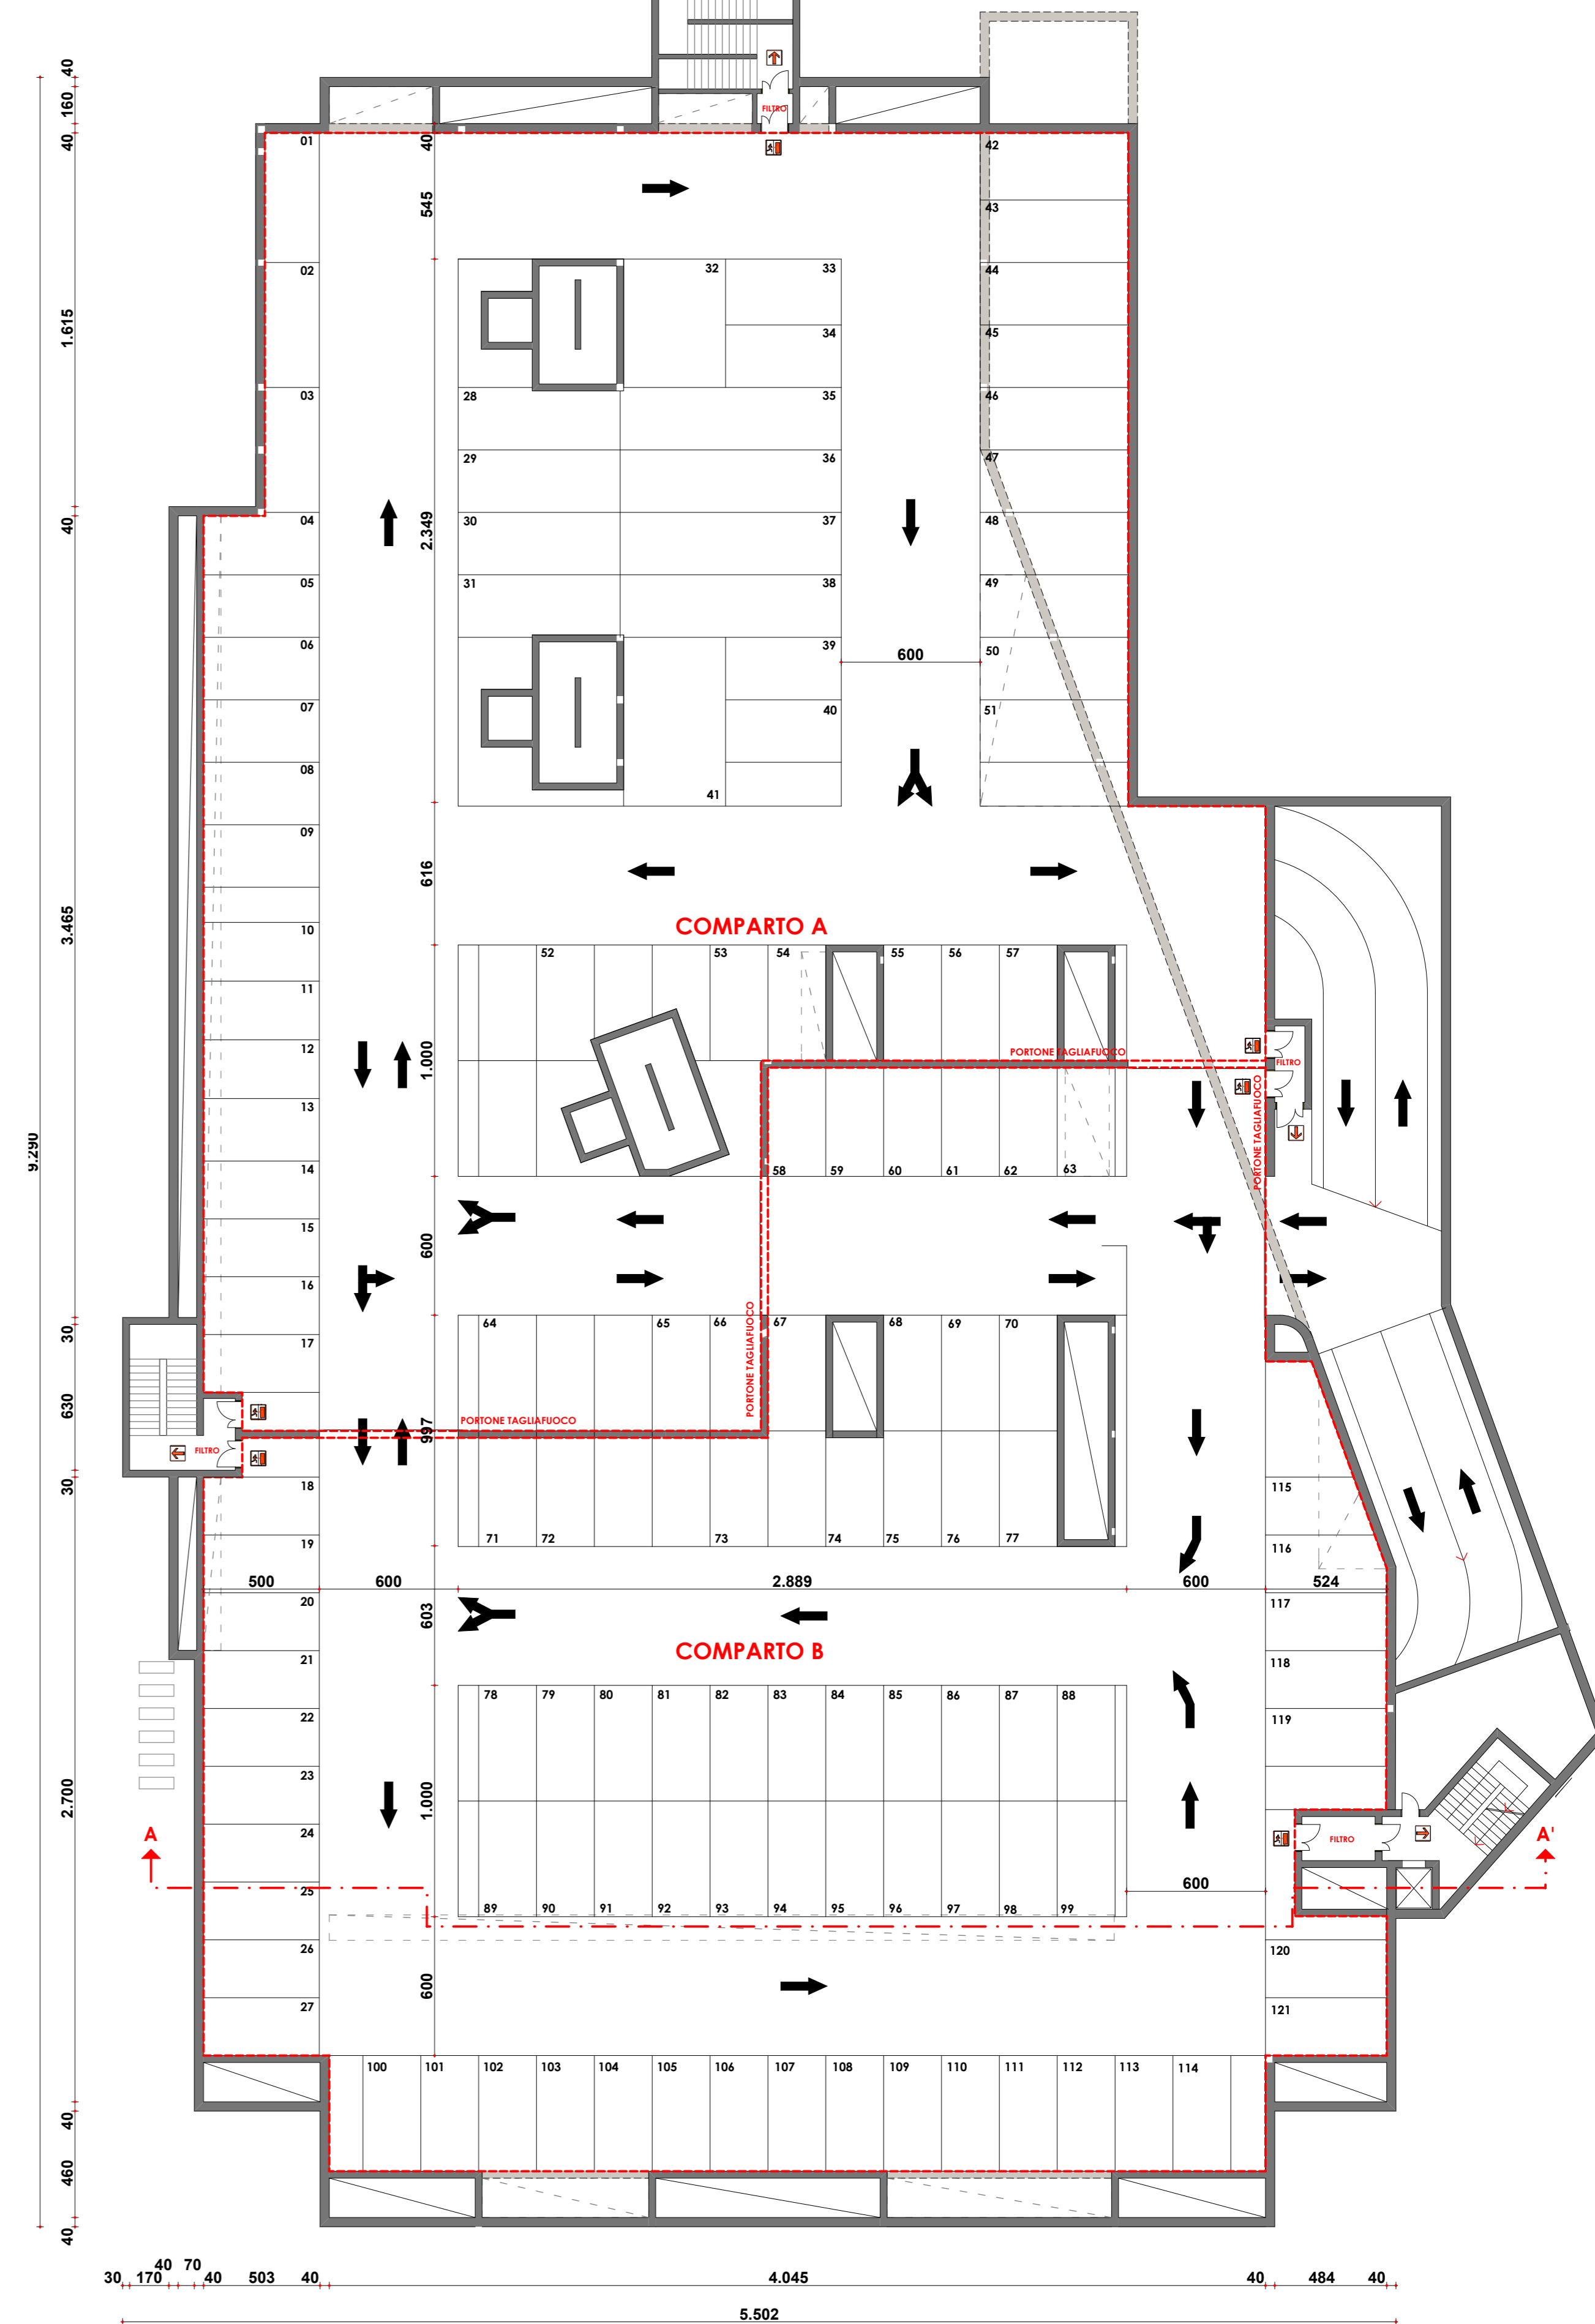

NUOVA AUTORIMESSA IN CESSIONE: pianta piano primo interrato - scala 1:200

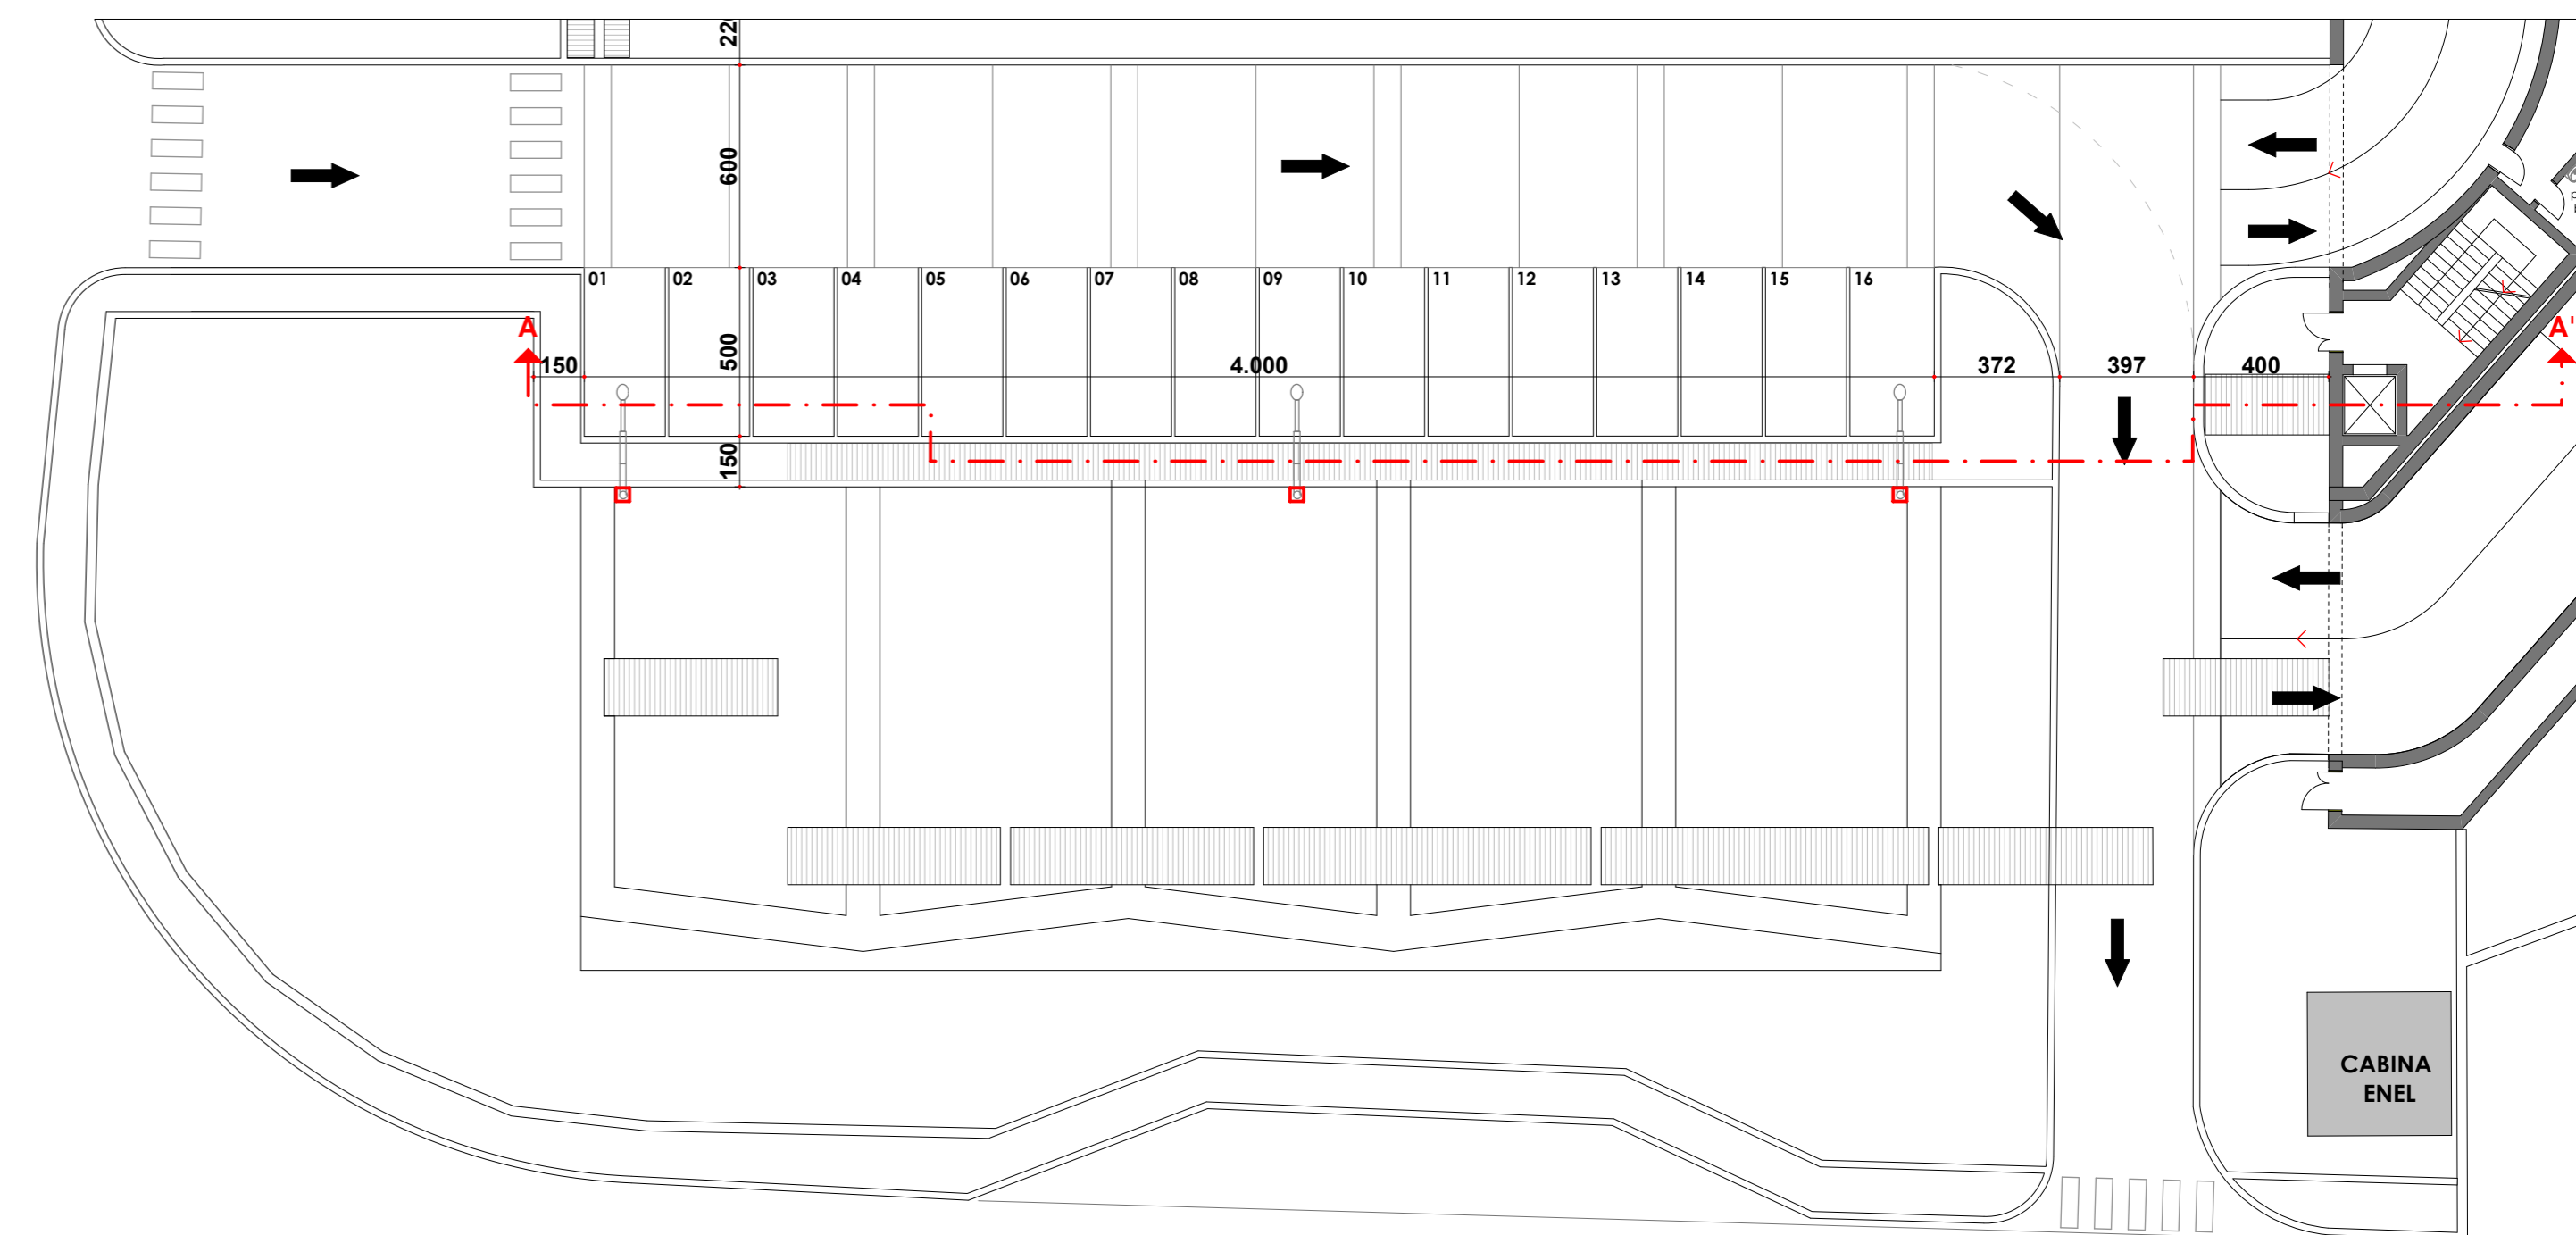

NUOVA AUTORIMESSA IN CESSIONE: pianta piano terra - scala 1:200

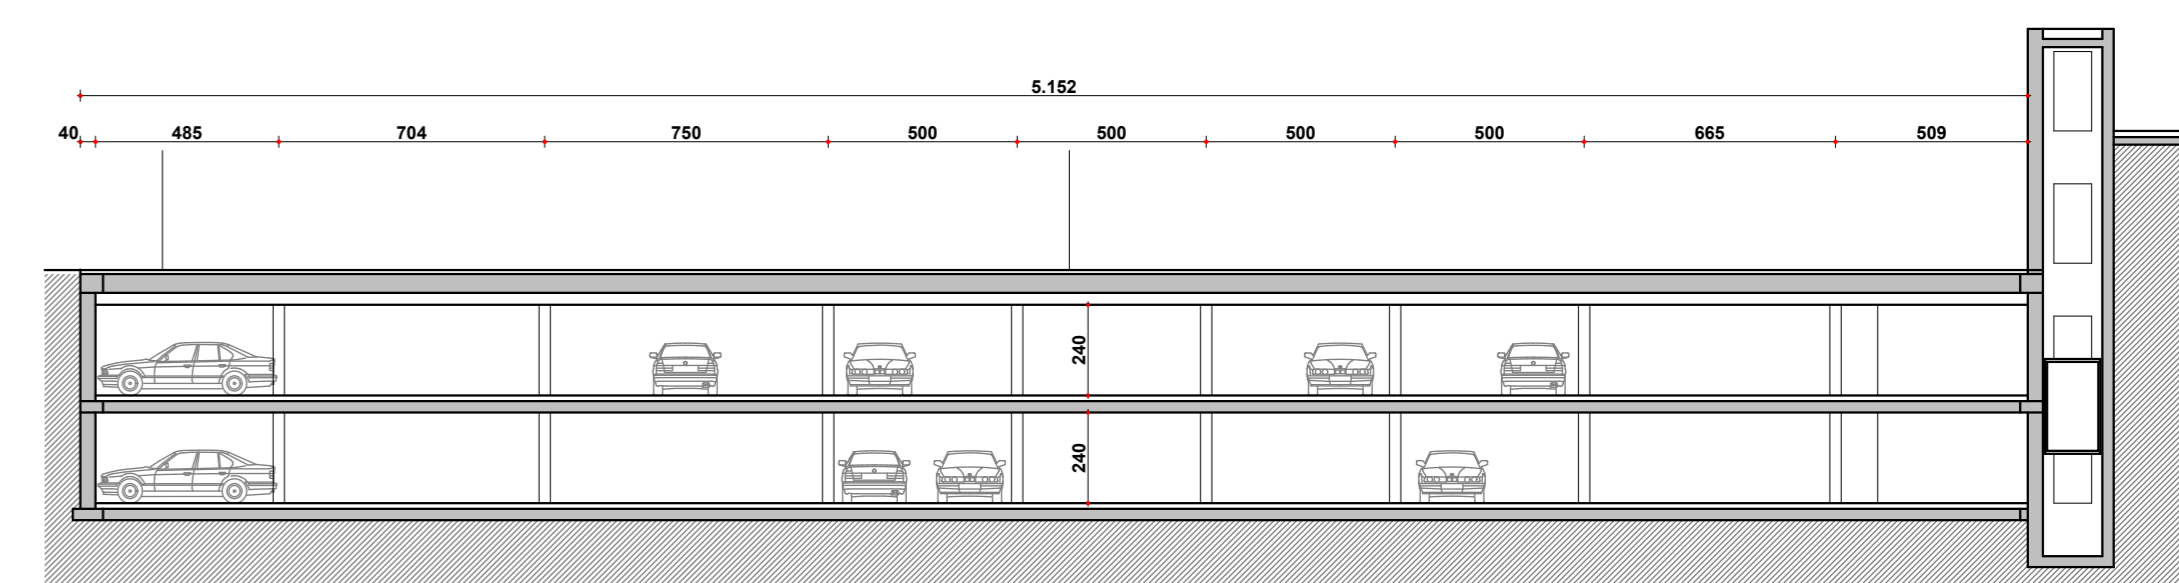

NUOVA AUTORIMESSA IN CESSIONE: sezione A-A - scala 1:200